


RZUT PARTERU
SKALA 1:100

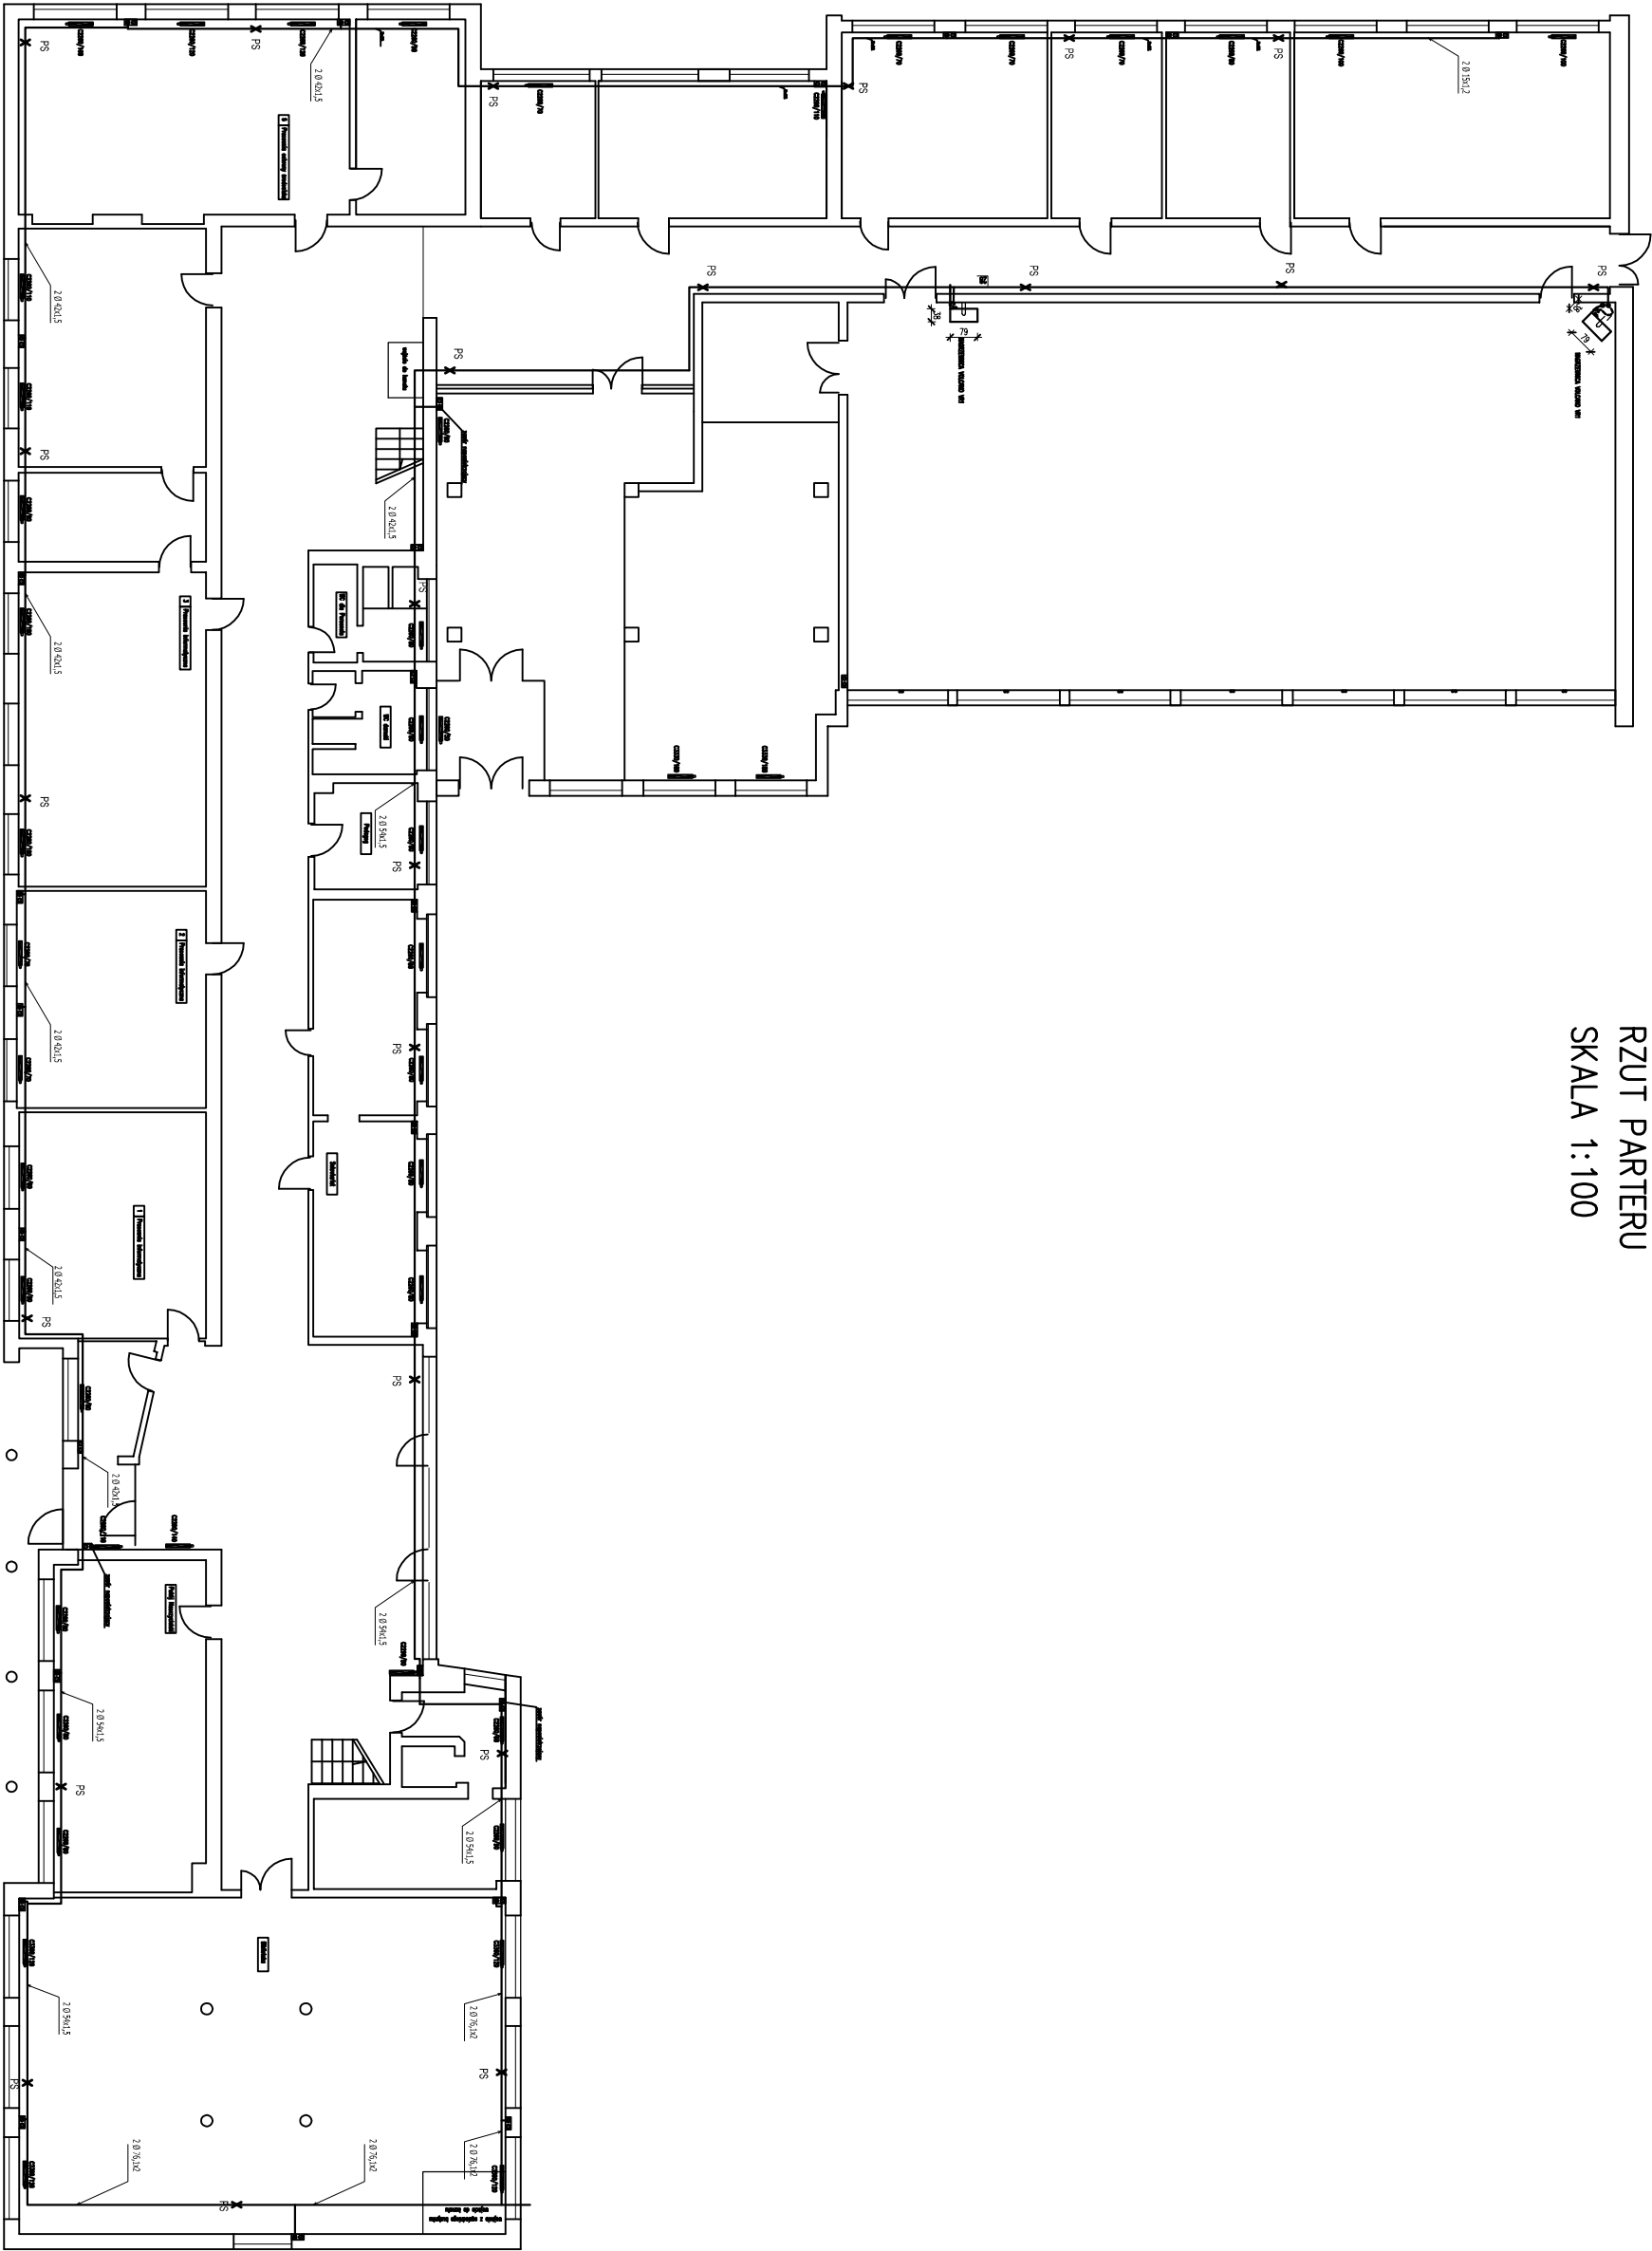

UWAGA:

STAP_20-80 40,40 kPa montaż na każdym Pionie do Instalacji s.o.
Dn-40

Pozostany centralnego ogrzewania zaizolować termicznie izolacją z pianki poliuretanowej na zasilaniu gr25 na powrocie gr-20
Zasilanie przewodzić obok powrotu – równolegle
Montaż punktów stałych i kompensacji według zaleceń producenta systemu
Podłączyć do pojedynczych grzejników – rurę podłogową i pionowe dn15
Piony zakończyć zaworami odpowietrzającymi
Przejścia przez ściany atropy w stropowych ujęciach ochronnych
Montaż nagrzewnic Viacore VKI dokładnie według instrukcji producenta
Piony rurami o średnicy dn 35 do 1 piętra

PROJEKT

BIURO PROJEKTÓW "INWEST – D"			
06-400 Olsztyn, ul. 17 Sierpnia 13 tel./fax (23) 6724794			
Objekt: Budynek Zespołu Szkół Nr 1	Skala: 1:100		
Adres: Miasto ul. Żużomy Wieronskiej 29	Data: 02.2011 r.		
Projektant: mgr inż. Sylwia Jaschulska	Wykonał: mgr inż. mgr inż. mgr inż.		
Nazwa rysunku: Rzut parteru – inwentaryzacja	Rys. nr 4.		
Instalacja centralnego ogrzewania			