


UWAGA :
FUNKCJE POMIESZCZEŃ BIUROWYCH
OKREŚLONE ZOSTAŁA PRZEZ
INWESTORA

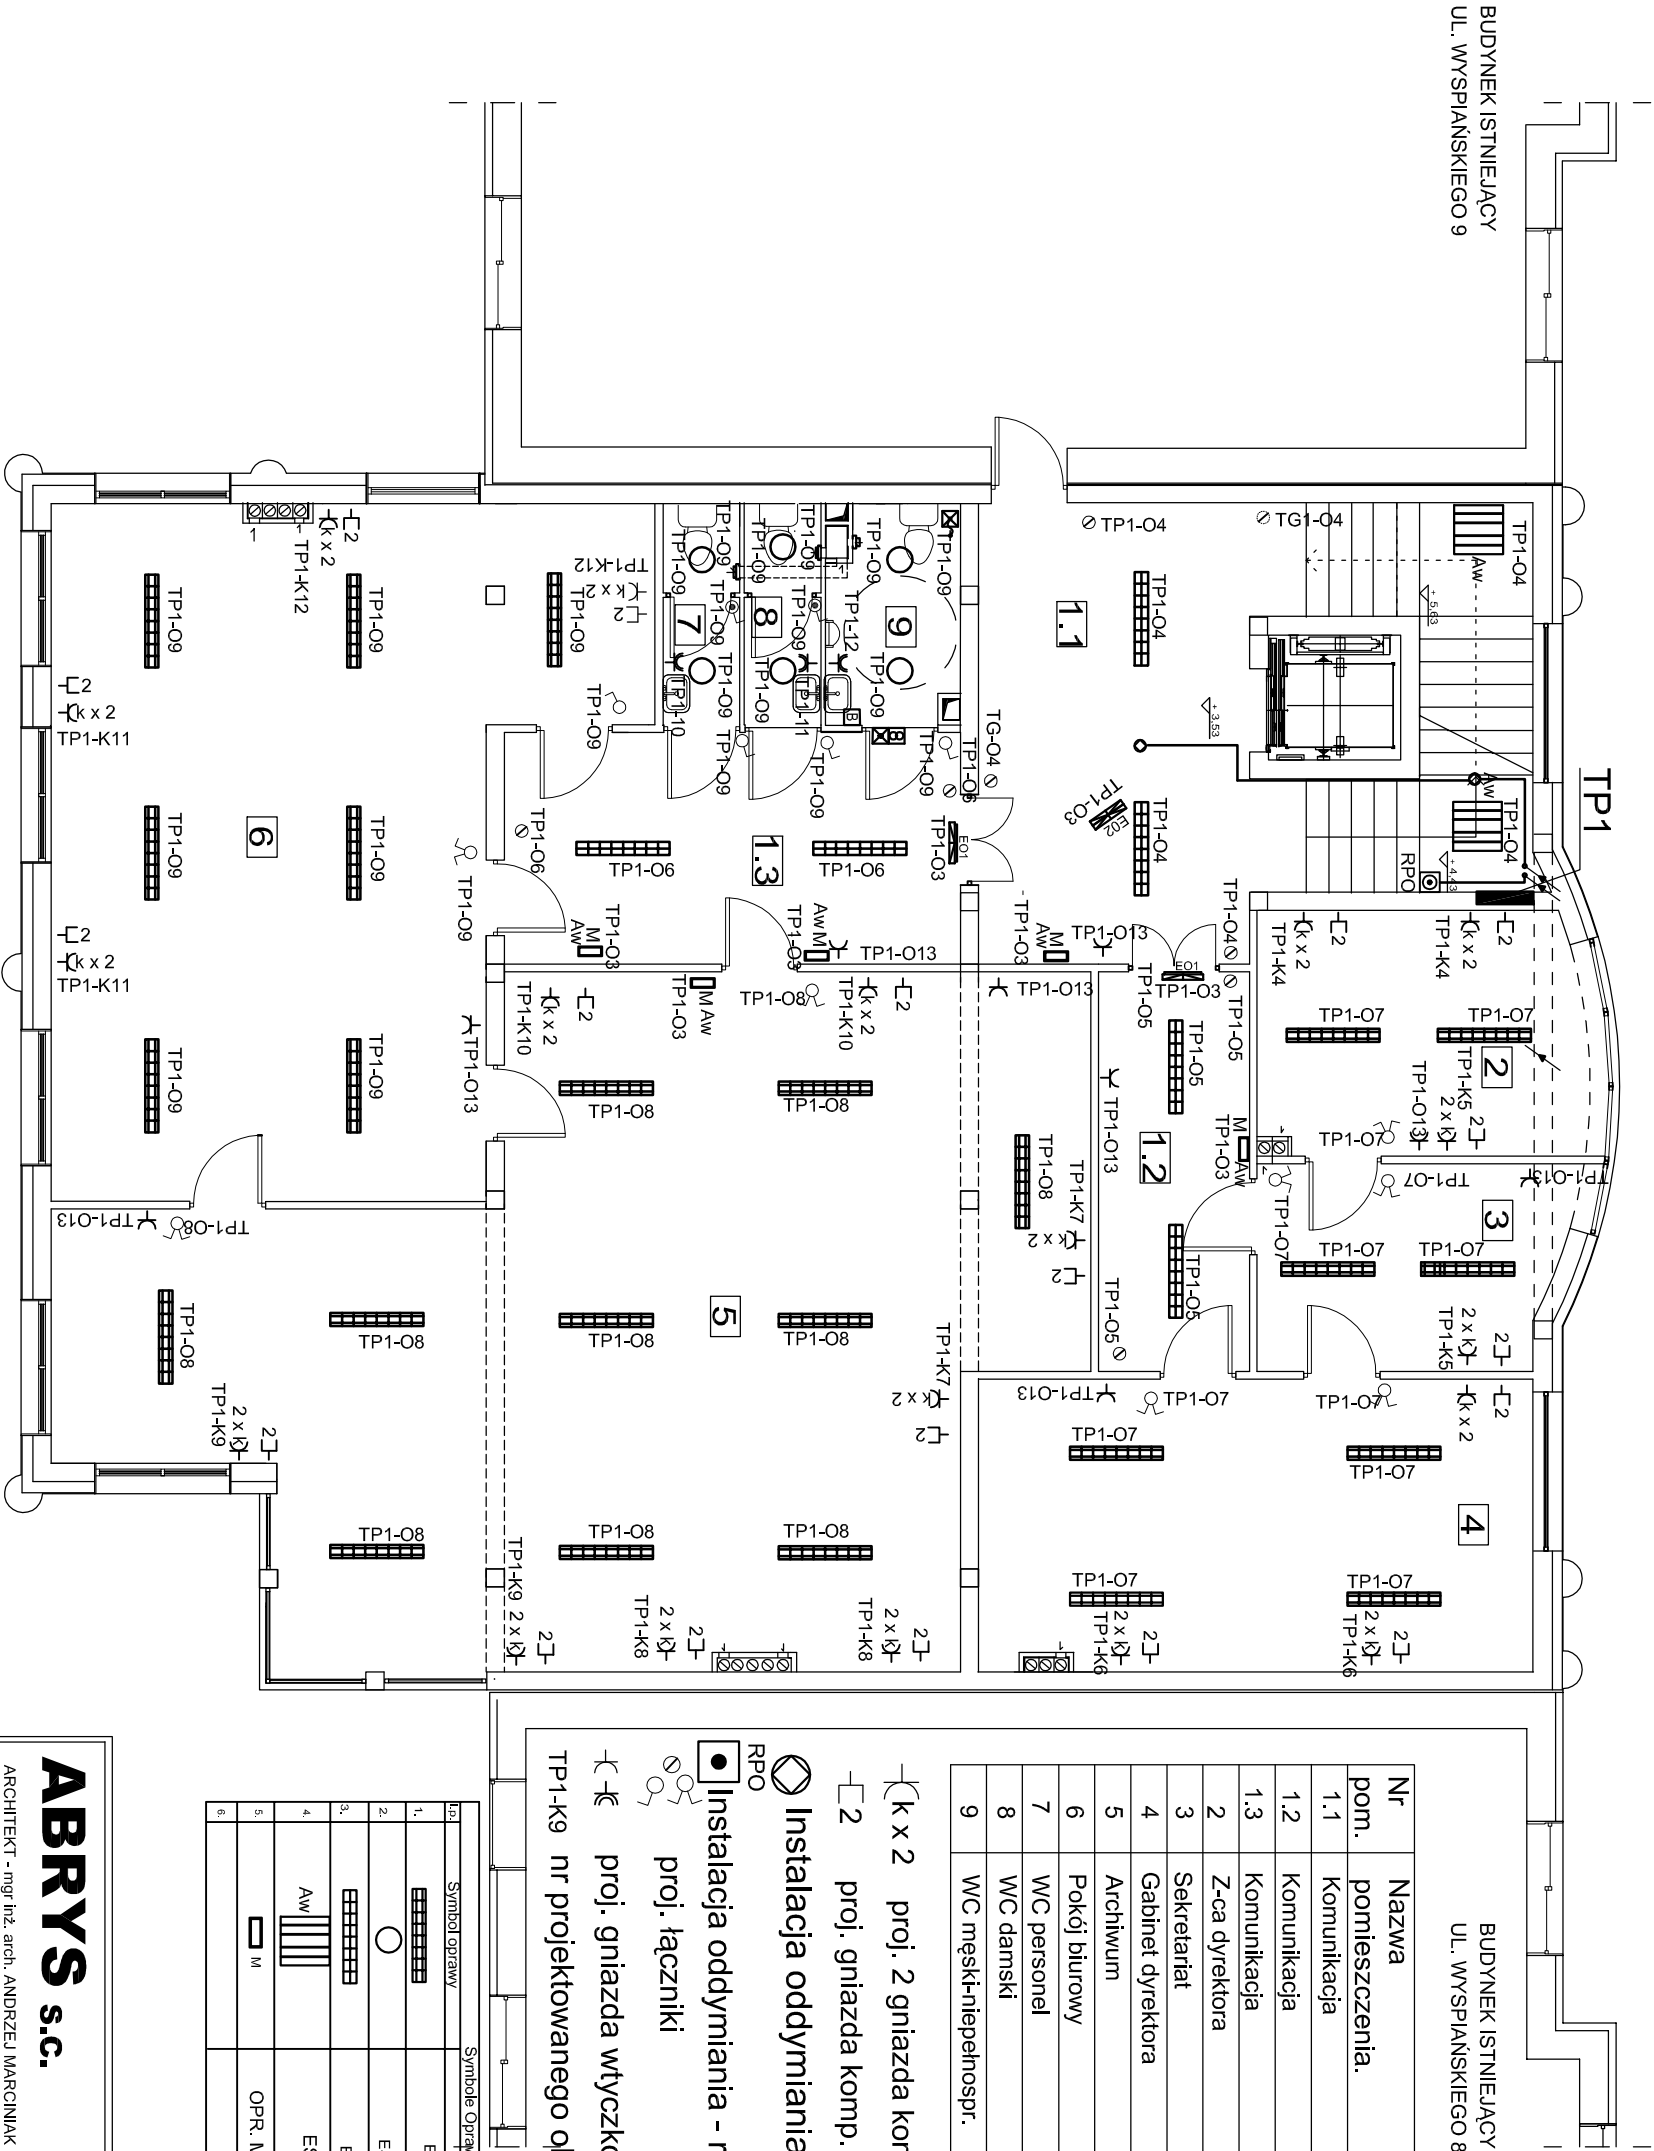

Nr pom.	Nazwa pomieszczenia.	Powierz. pomiesz.
1.1	Komunikacja	41,14 m²
1.2	Komunikacja	10,58 m²
1.3	Komunikacja	18,51 m²
2	Z-ca dyrektora	13,48 m²
3	Sekretariat	11,02 m²
4	Gabinet dyrektora	28,18 m²
5	Archiwum	94,17 m²
6	Pokój biurowy	61,97 m²
7	WC personel	3,14 m²
8	WC damski	3,14 m²
9	WC męski-niepełnospr.	5,66 m²

⌋ k x 2 proj. 2 gniazda komputerowe kod.

⌋ 2 proj. gniazda komp. ujęte w odręb opr.

⊙ Instalacja oddymiania - optyczna czujka dymu

● Instalacja oddymiania - ręczny przycisk oddymiania

proj. łączniki

⌋-⌋ proj. gniazda wtyczkowe

TP1-K9 nr projektowanego opw.

Idz.	Symbol oprow.	Symboly Opraw	Producent/Typ
1.	⌋	⌋	ES System TR254.RL
2.	○	○	ES System Base BP.136
3.	⌋	⌋	ES System TR154.RL
4.	Aw	⌋	ES System SDS414Aw
5.	⌋	⌋	OPR. MONITOR1 IP65 Aw
6.	⌋	⌋	

ABRYS s.c. **BIURO ARCHITEKTONICZNE**

09-400 Plock, ul. 1 Maja 7, tel./024) 268-27-46

ARCHITEKT - mgr inż. arch. ANDRZEJ MARCINIAK KONSTRUKTOR - inż. bud. BOGUMIŁA PROKOP

RYСУNEK	RZUT PIĘTRA I INSTALACJE ELEKTRYCZNE WEWNĘTRZNE	NR. RYS. 4		
PROJEKT	BUDOWLANY	BRANŻA elektryczna		
OBIEKT	BUDYNEK UŻYTECZNOŚCI PUBLICZNEJ NR 2/2 W MŁAWIE PRZY UL. WYSPIAŃSKIEGO	SKALA 1: 100		
WYKONAWCA	IMIĘ I NAZWISKO	NR. UPR.	DATA	PODPIS
PROJEKTANT	Jadwiga Słasiak	29/89	8.2013	
SPRAWDZAJĄCY	inż. Marek Trzaska	63/85	8.2013	