


BUDYNEK ISTNIEJĄCY
UL. WYSPIAŃSKIEGO 9

Zestaw wodociągowy DN32 z zaworami odciążającymi
i zaworami zwrotnymi antybakteryjnymi z rodz. EA

z przyłącza wody Ø50 PE
(odrębne opracowanie)

woda zimna bytowa Ø32

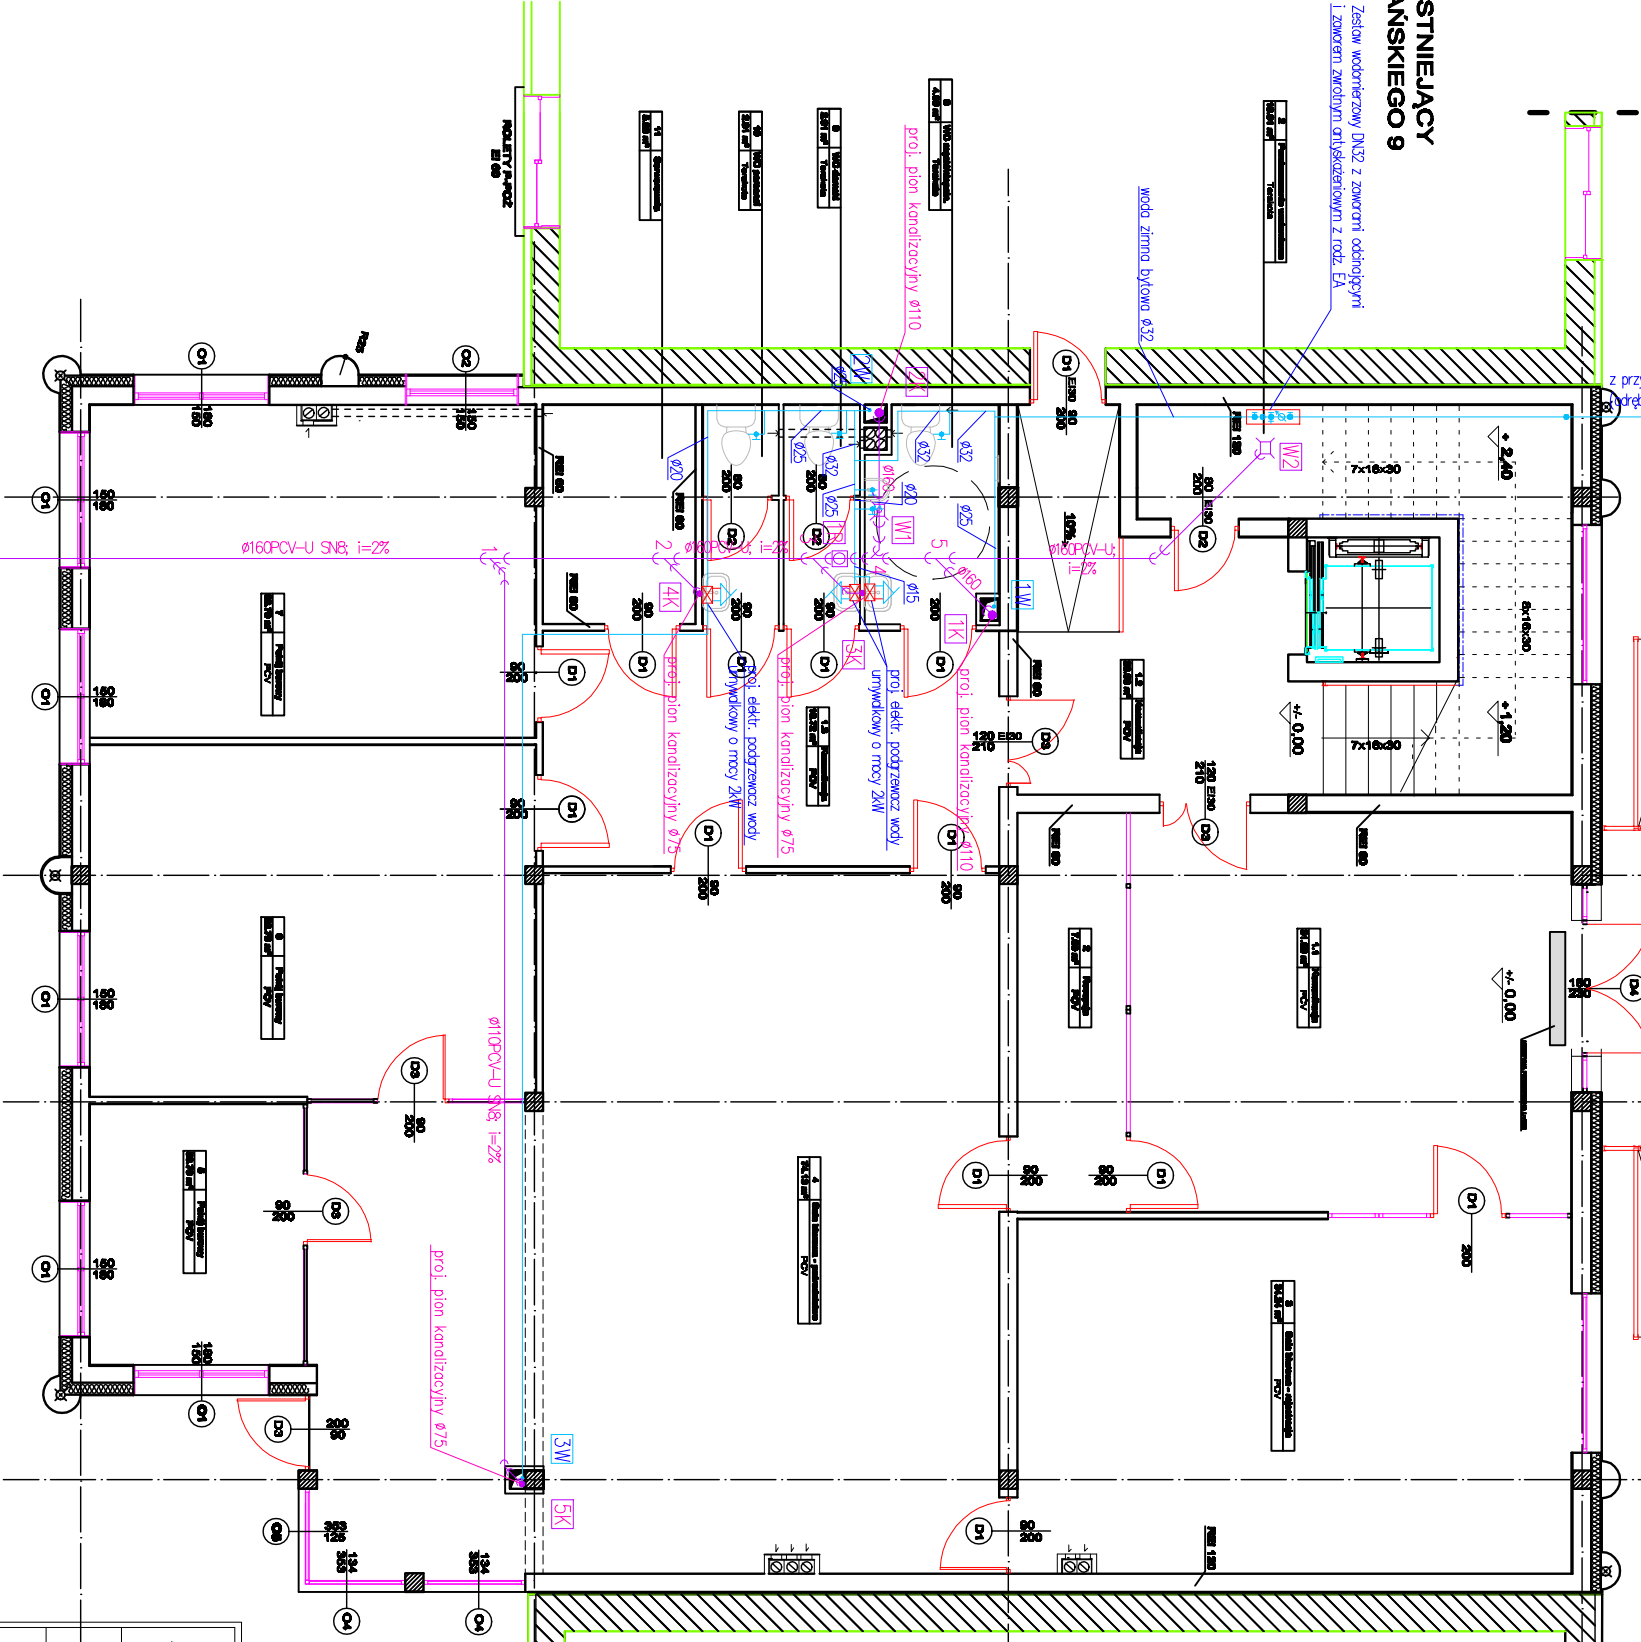

proj. studnia kanalizacyjna

RZUT PARTERU

SKALA 1:100

BUDYNEK ISTNIEJĄCY
UL. WYSPIAŃSKIEGO 8

UWAGA :
FUNKCJE POMIESZCZEŃ BIUROWYCH
OKREŚLONE ZOSTAŁY PRZEZ
INWESTORA

- UWAGA:
1. Ryzykując należy rozpatrywać wraz z częścią opłatom.
 2. Przy zmianie kierunku przepływu ścieków o kącie 90°, przewidziano przewody kanalizacyjne wykonane przy użyciu dwóch łazidełek w łazide 48°.
 3. Odciążony kanalizacyjny od przyłączy sanitarnych należy wykonać wlot w ścianę.
 4. Na trzebież wody podano pomiarów (wymiarów) średnicy rur.
 5. Pomiarów trzebieży przez demontaż częściowego (części, ścianki)
 6. Należy odmierzać wybitki z rysunku, ani używać go jako szablonu.
 7. Przed przystąpieniem do prac budowlanych wszystkie wybitki należy sprawdzić w miejscu. W przypadku stwierdzenia niezgodności należy niezwłocznie zwrócić się do projektanta.
 7. Wszelkie roboty budowlane należy prowadzić zgodnie z obowiązującymi przepisami technicznymi oraz przepisami bezpieczeństwa - budowlanymi.

ABRYS s.c.

BIURO ARCHYTEKTONICZNE
09-400 Płock, ul. 1 Maja 7, tel.(024) 268-27-46

ARCHITEKT - mgr inż. arch. ANDRZEJ MARCINIUK

KONSTRUKTOR - inż. bud. BOGUMIŁA PROKOP

RYSUNEK

RZUT PARTERU - INST. WODKAN

NR. RYS.

1

PROJEKT PBW wewnętrznych instalacji sanitarnych

BRANŻA
SANITARNA

OBIEKT BUDYNEK UŻYTECZNOŚCI
PUBLICZNEJ NR 2/2 W MŁAWIE

SKALA
1:100

WYKONAWCA

IMIĘ I NAZWISKO

NR. UPR.

DATA

PODPIS

PROJEKTANT

mgr inż. Sylwia Paszkiewicz

MAZ04/70/POCS/10

6.2013

SPRAWDZAJĄCY

mgr inż. Katarzyna Matyja

MAZ04/1/POCS/08

6.2013