


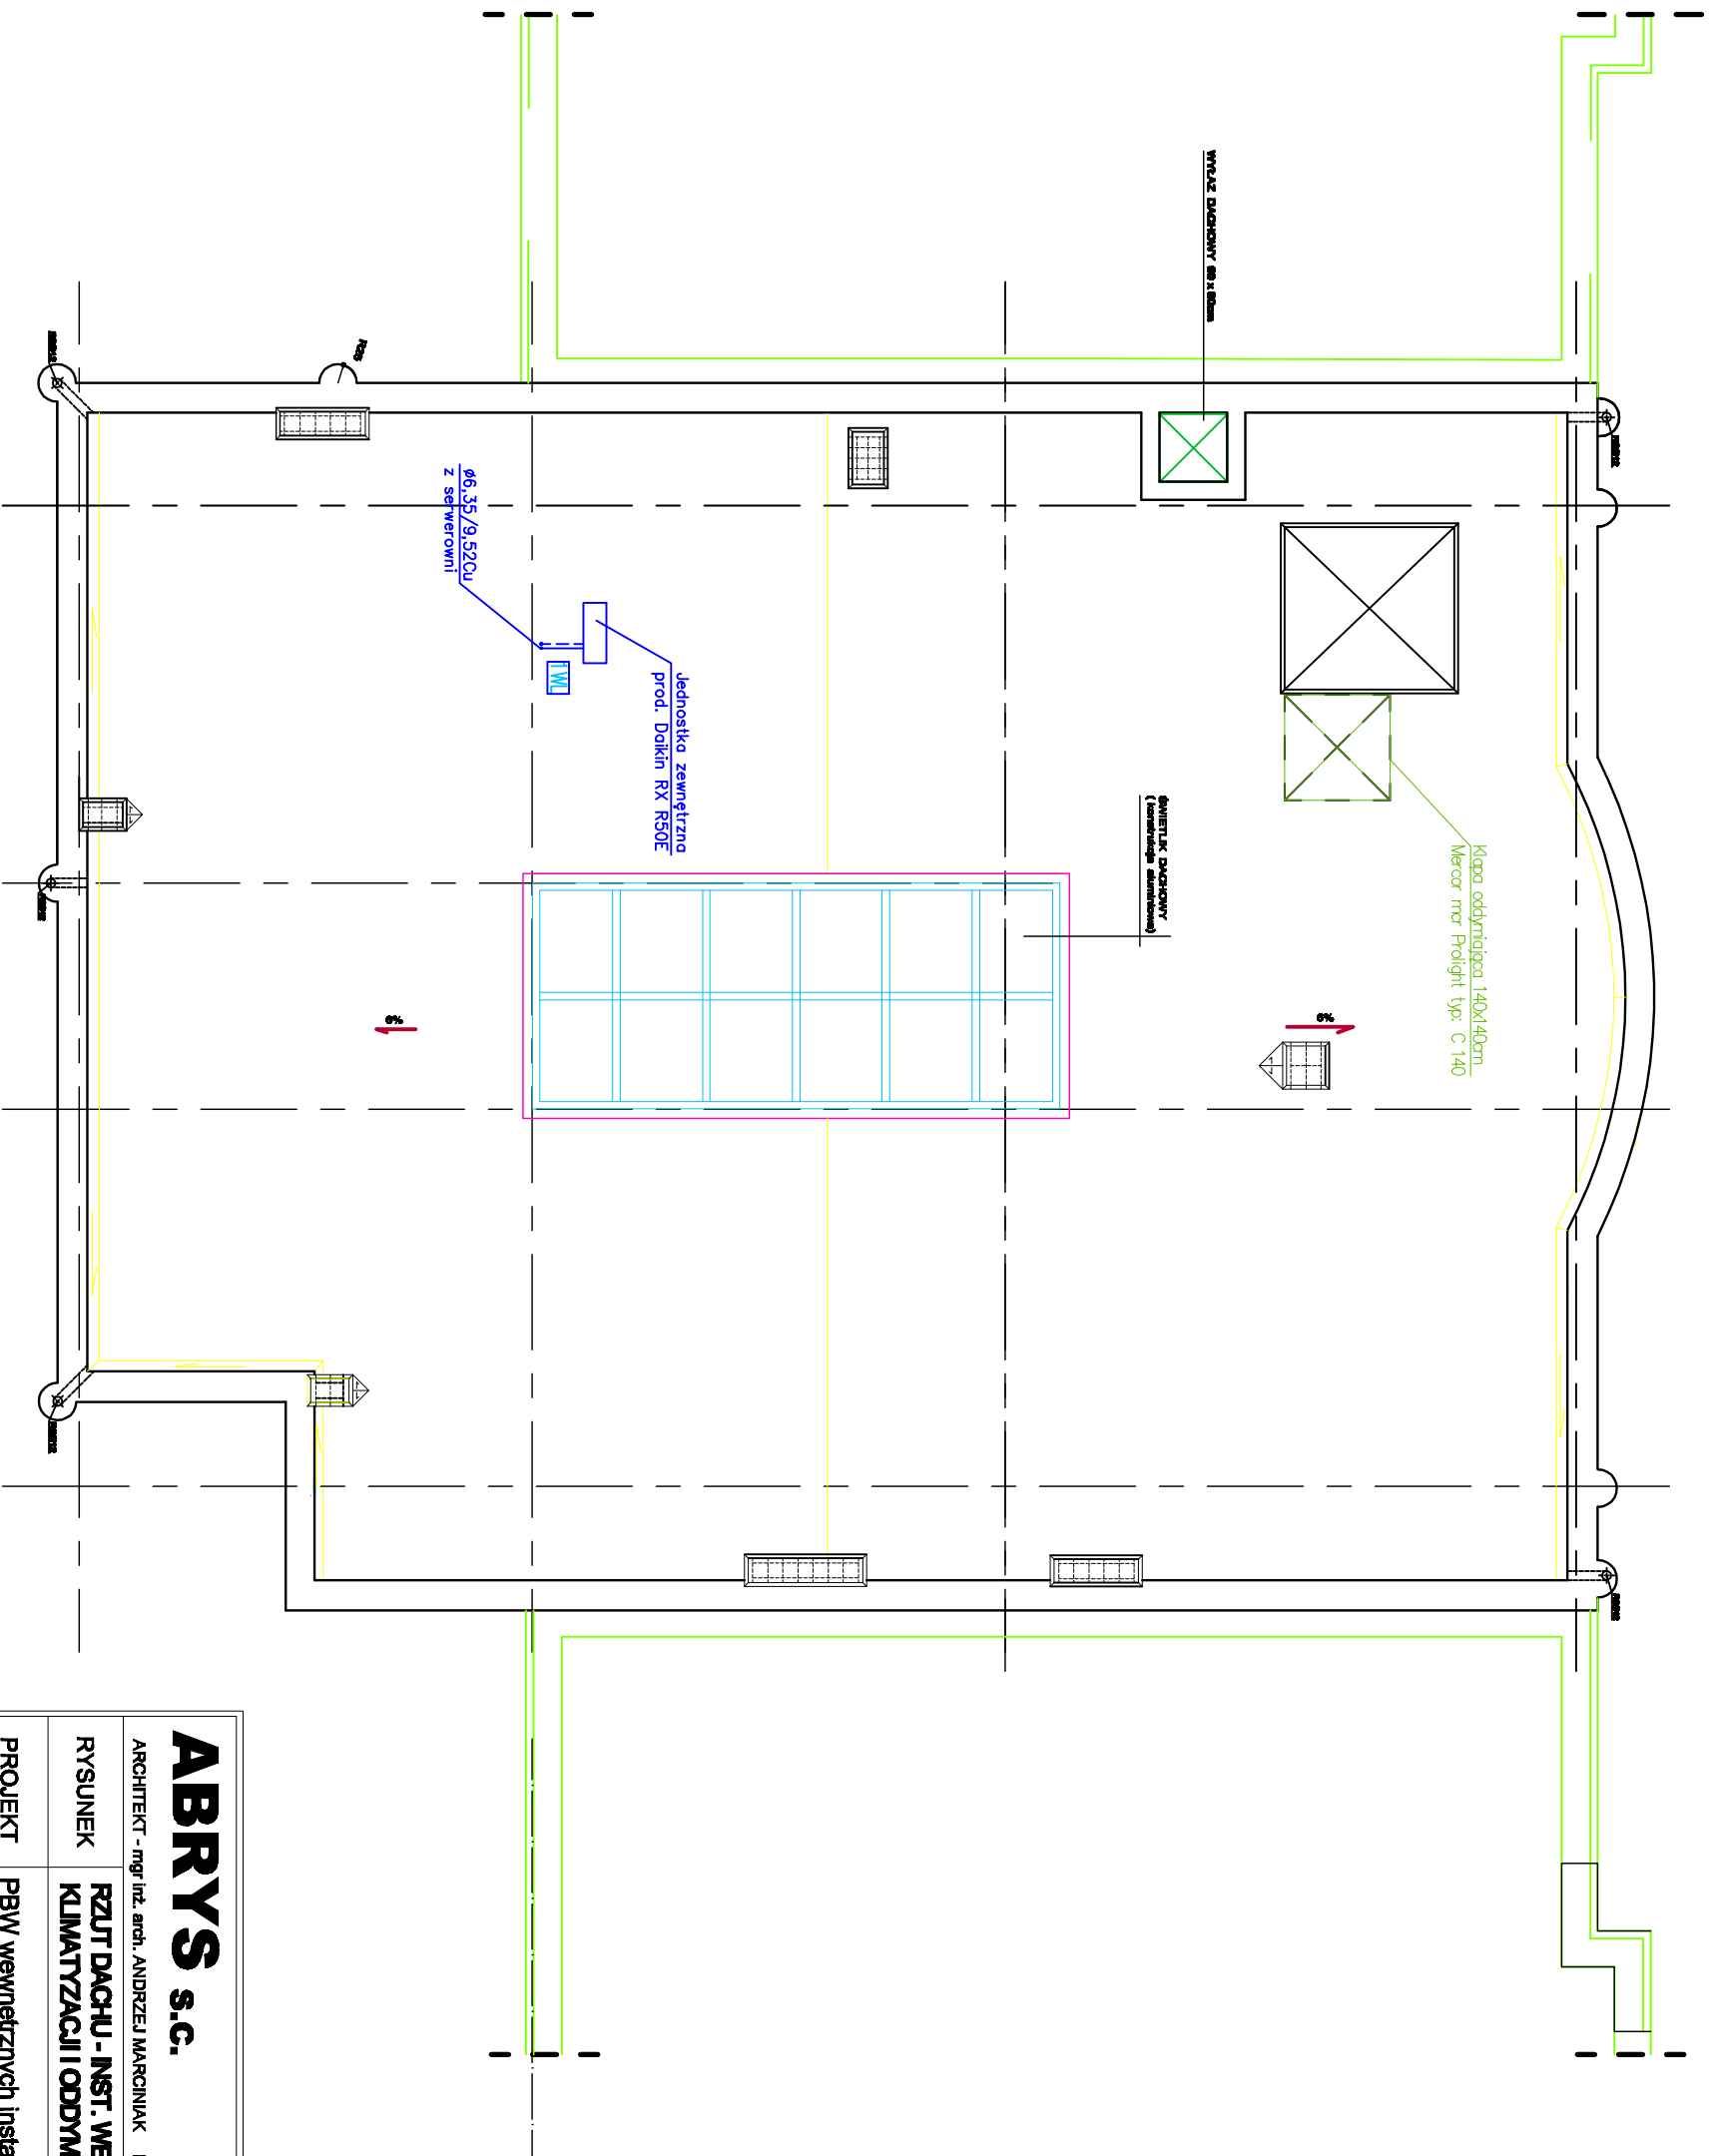

RZUT DACHU

SKALA 1:100

ABRYS s.c.

BIURO ARCHITEKTONICZNE
09-400 Płock, ul. 1 Maja 7, tel.(024) 268-27-46

ARCHITEKT - mgr inż. ANDRZEJ MARCINIAK KONSULTANT - inż. bud. BOGDANA PROKOP

RYSUNEK **RZUT DACHU - INST. WENTYLACJI, KLIMATYZACJI I ODDYMANIA** NR. RYS. **15**

PROJEKT PBW wewnętrznych instalacji sanitarnych SANITARNA

OBIEKT **BUDYNEK UŻYTECZNOŚCI PUBLICZNEJ NR 2/2 W MIAŁY** SKALA **1:100**

WYKONAWCA	IMIĘ I NAZWISKO	NR. UPR.	DATA	PODPIS
PROJEKTANT	mgr inż. Sylwia Paszkiewicz	MAZ0470/POOS/10	6.2013	
SPRAWDZAJĄCY	mgr inż. Katarzyna Małyja	MAZ0621/POOS/08	6.2013	