


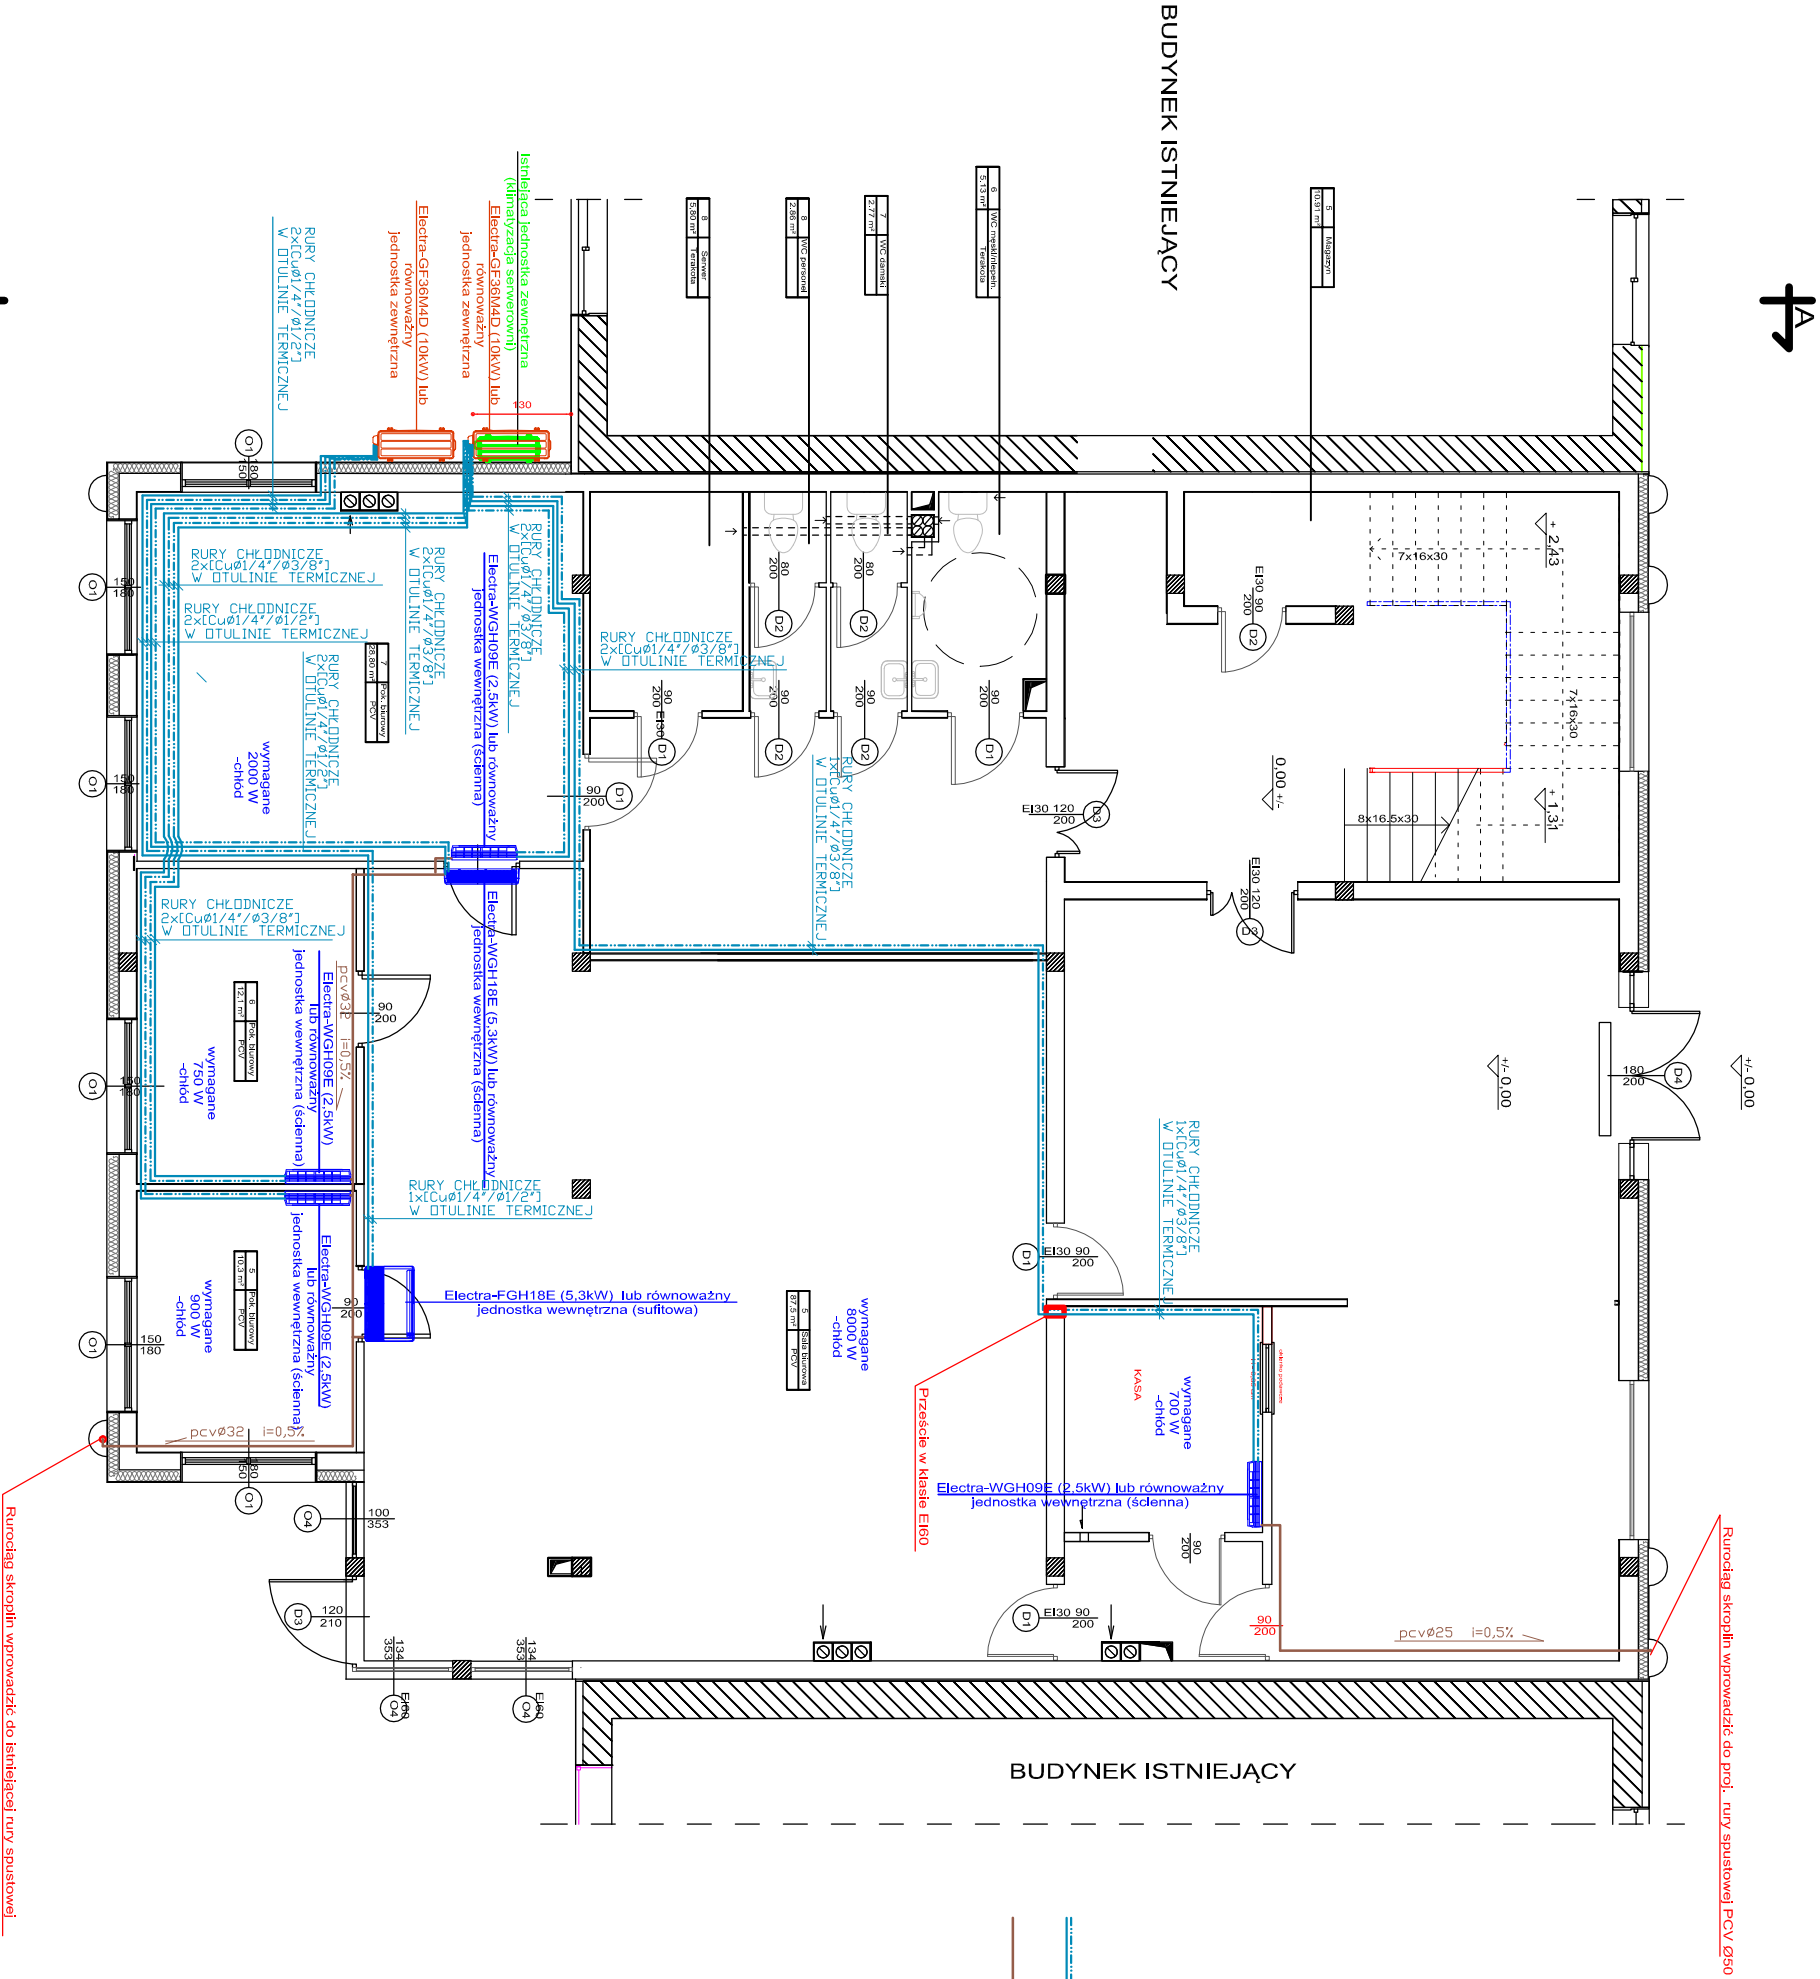

RZUT PARTERU

SKALA 1:50

UWAGI:
-KAŻDĄ PARĘ RUROCIĄGÓW CHŁODNICZYCH
UMIEŚCIĆ W KORYCIE INSTALAC. PCV 150X60
LUB RÓWNOWAŻNYM
-RUROCIĄGI SKROPLIN UMIEŚCIĆ W KORYCIE
INSTALAC. PCV 50X50 LUB RÓWNOWAŻNYM
-MOŻNA ZASTOSOWAĆ URZĄDZENIA
RÓWNOWAŻNE WZGLĘDEM OZNACZONYCH NA
RYSUNKU

OZNACZENIA:
RUROCIĄGI CHŁODNICZE: CIECZ/ GAZ
KANALIZACJA –(SKROPLINY) RURY KLEJONE

PRACOWNIA		mgr inż.	
PROJEKTÓW BUDOWLANYCH		Dariusz Nehring	
ul. Arny Dobrzelej 9, 06-500 Międzyrzecz, 501 257 191		Dokumentacja techniczna	
Adres biuro: ul. Kopernika 14 G, 06-500 Międzyrzecz		Koszty wzrostu / stawki	
PROJEKT WYKONAWCZY / BRANŻA SANITARNA		BUDYNEK WYDAJALNI KOMUNIKACJI STAROSTWA POWATOWEGO	
W MIAŁOWIE PRZY UL. WYSPANSKIEGO		INWESTOR:	
STAROSTWO POWIATOWE W MIAŁOWIE		ul. REMONTA 6, 06-500 MŁAWA	
TYTUŁ I PRZEDMIOT ROBÓT:		Instalacja klimatyzacji (chłodzenia)	
Rzut parteru		PROJEKTOWAŁ:	
mgr inż. Dariusz Nehring		PROJEKTOWAŁ:	
Uprawnienia do projektowania i kierowania		Uprawnienia do projektowania i kierowania	
robotami budowlanymi bez ograniczeń		robotami budowlanymi bez ograniczeń	
w specjalności instalacyjnej w zakresie		w specjalności instalacyjnej w zakresie	
sieci, instalacji i urządzeń, ciepłych,		wzrostu / stawki	
wzrostu / stawki		wzrostu / stawki	
CIE 28/90; MAZ/0331/PWOS/04		CIE 28/90; MAZ/0331/PWOS/04	
Opracowanie:		Opracowanie:	
Inż. Cezary Nehring		Inż. Cezary Nehring	
Data:		Data:	
01.2019		01.2019	
Skala:		Skala:	
1:100		1:100	
Wzrostu / stawki:		Wzrostu / stawki:	
1,1		1,1	